
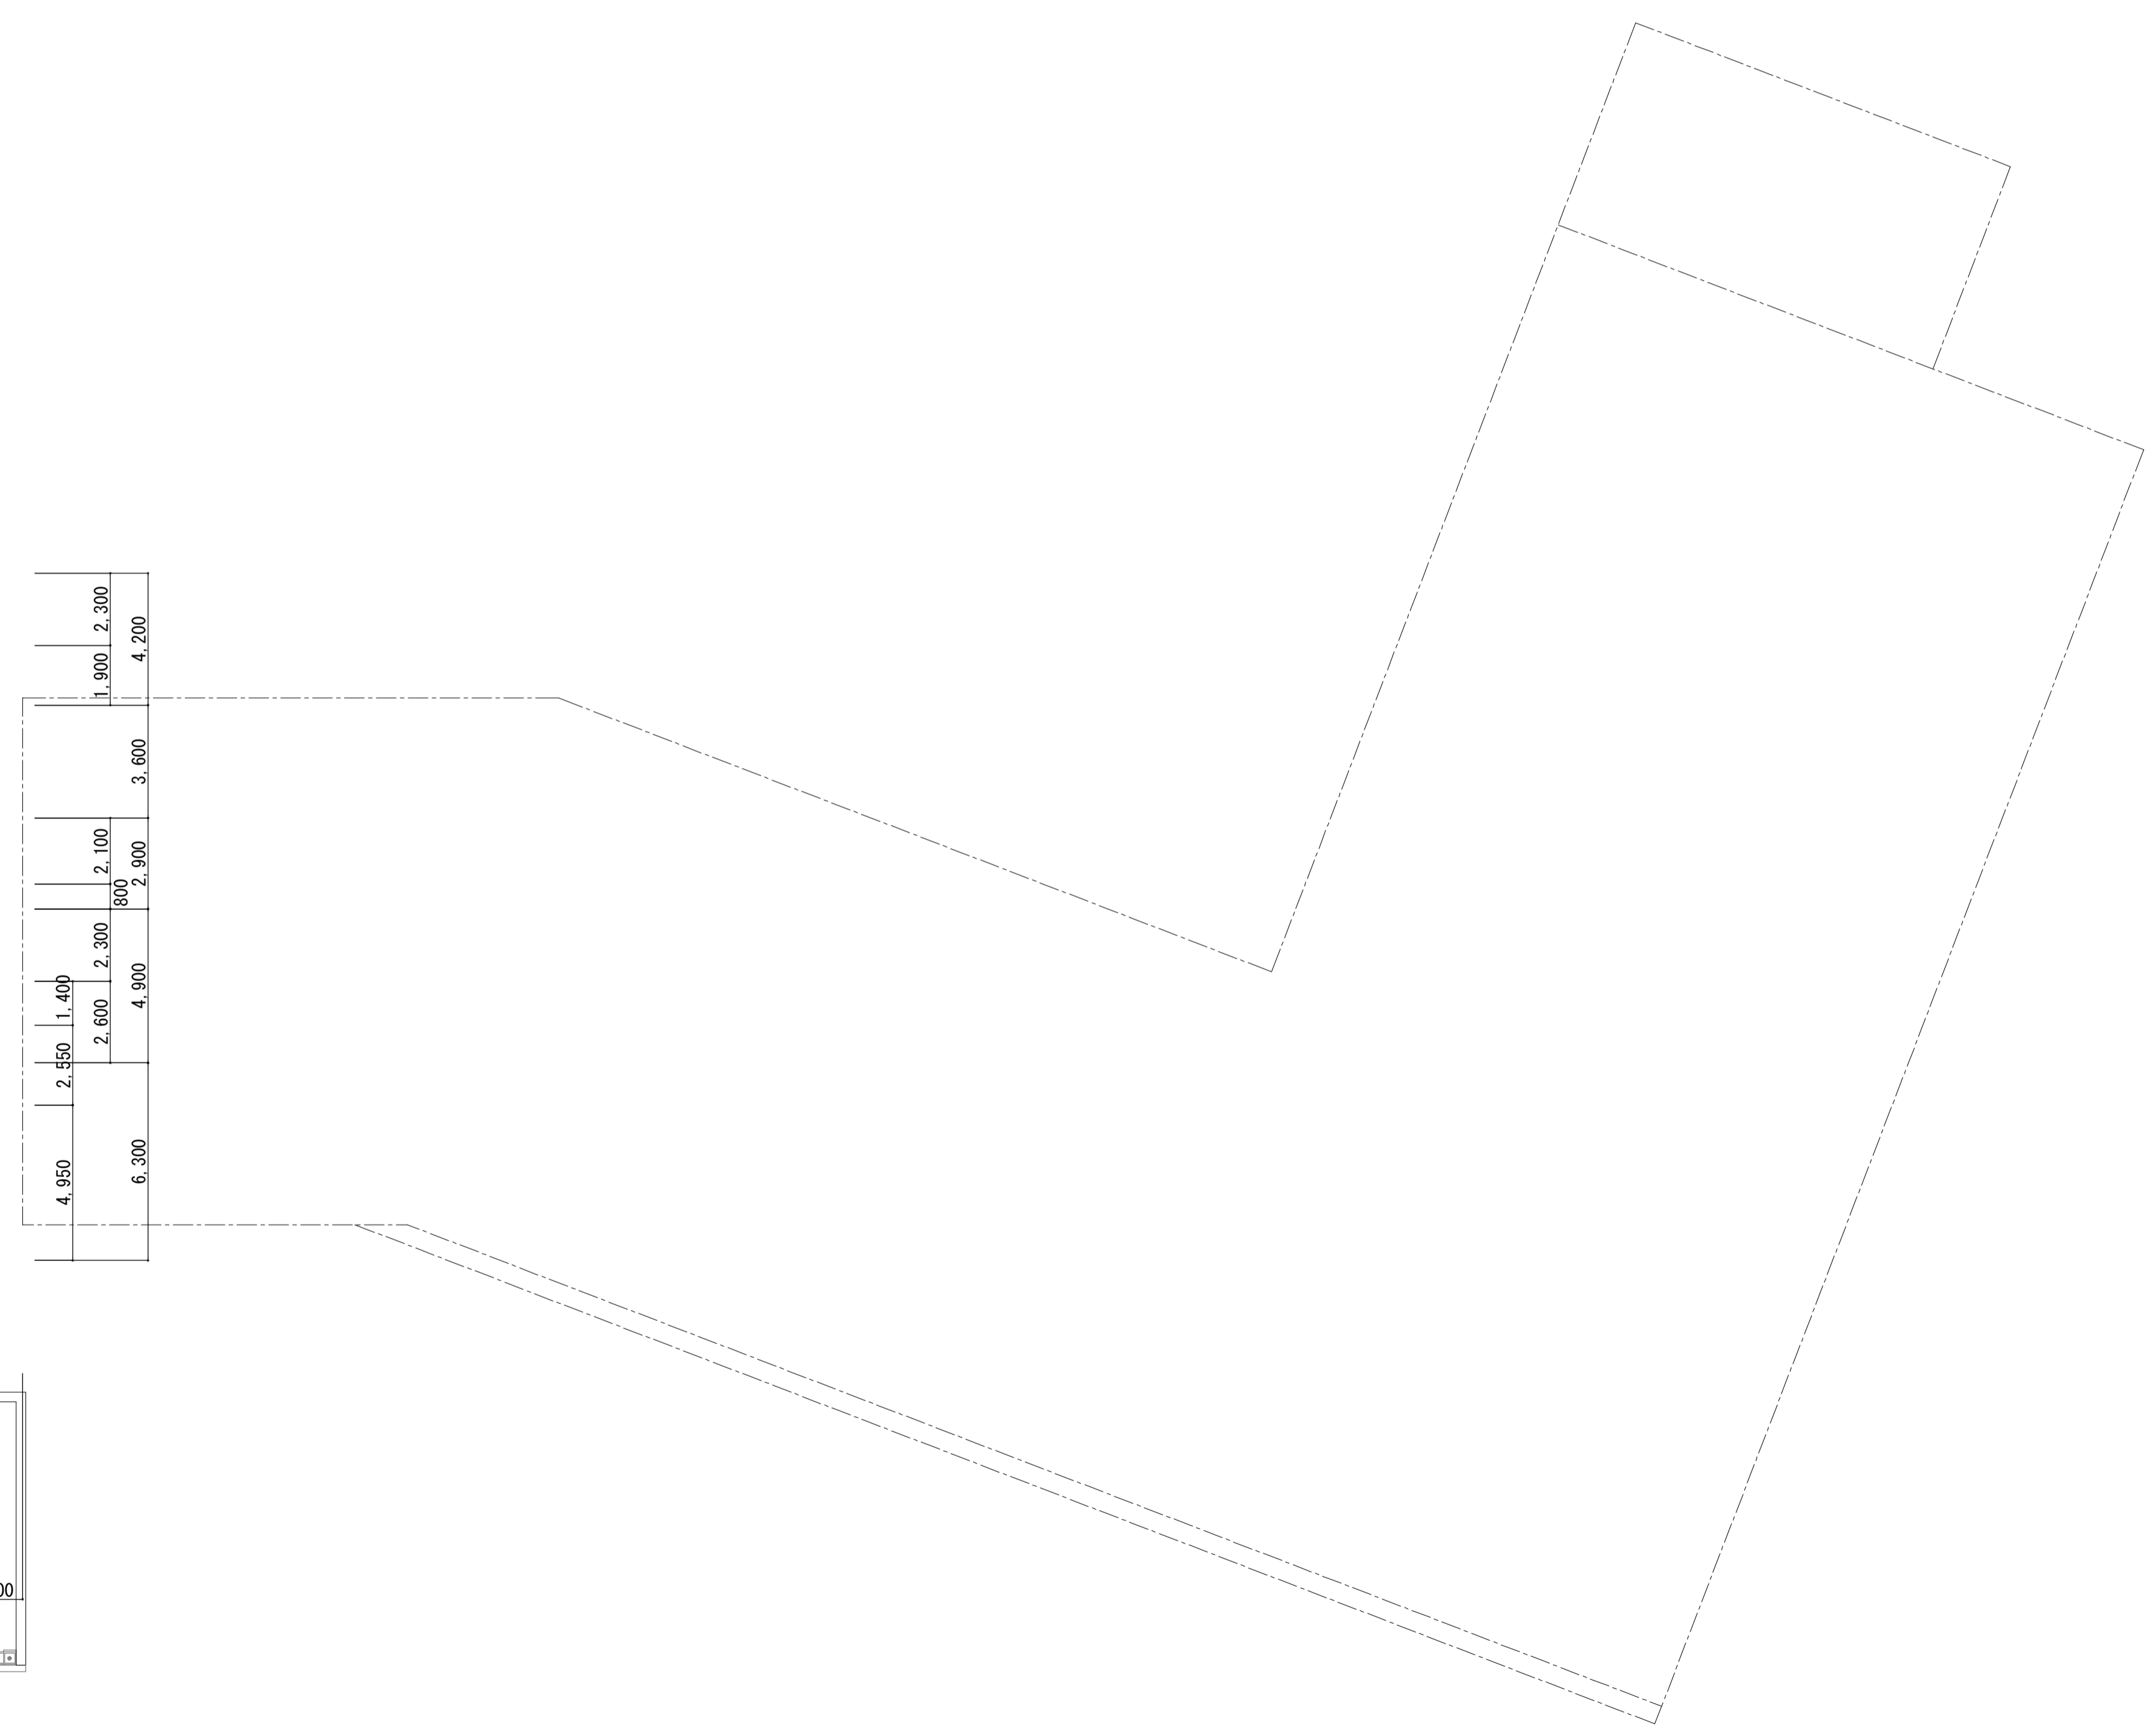
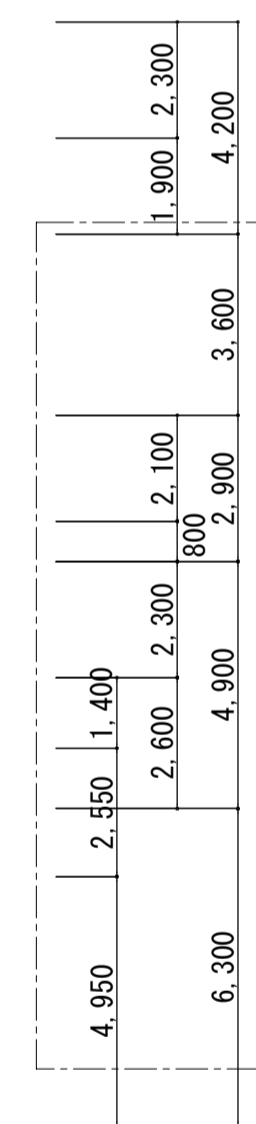


凡例	
特	特定防火設備 (常時閉鎖)
特	特定防火設備 (常時開放 煙感知器連動)
防	防火設備
垂壁H500	防煙垂壁: 耐熱強化ガラス厚6.5
---	手摺を示す
補	補助散水栓: 600Wx1100Hx230D (消火器無し)
補	補助散水栓: 1000Wx1100Hx230D (消火器付)

※室内の床は全てフラット (浴槽を除く)

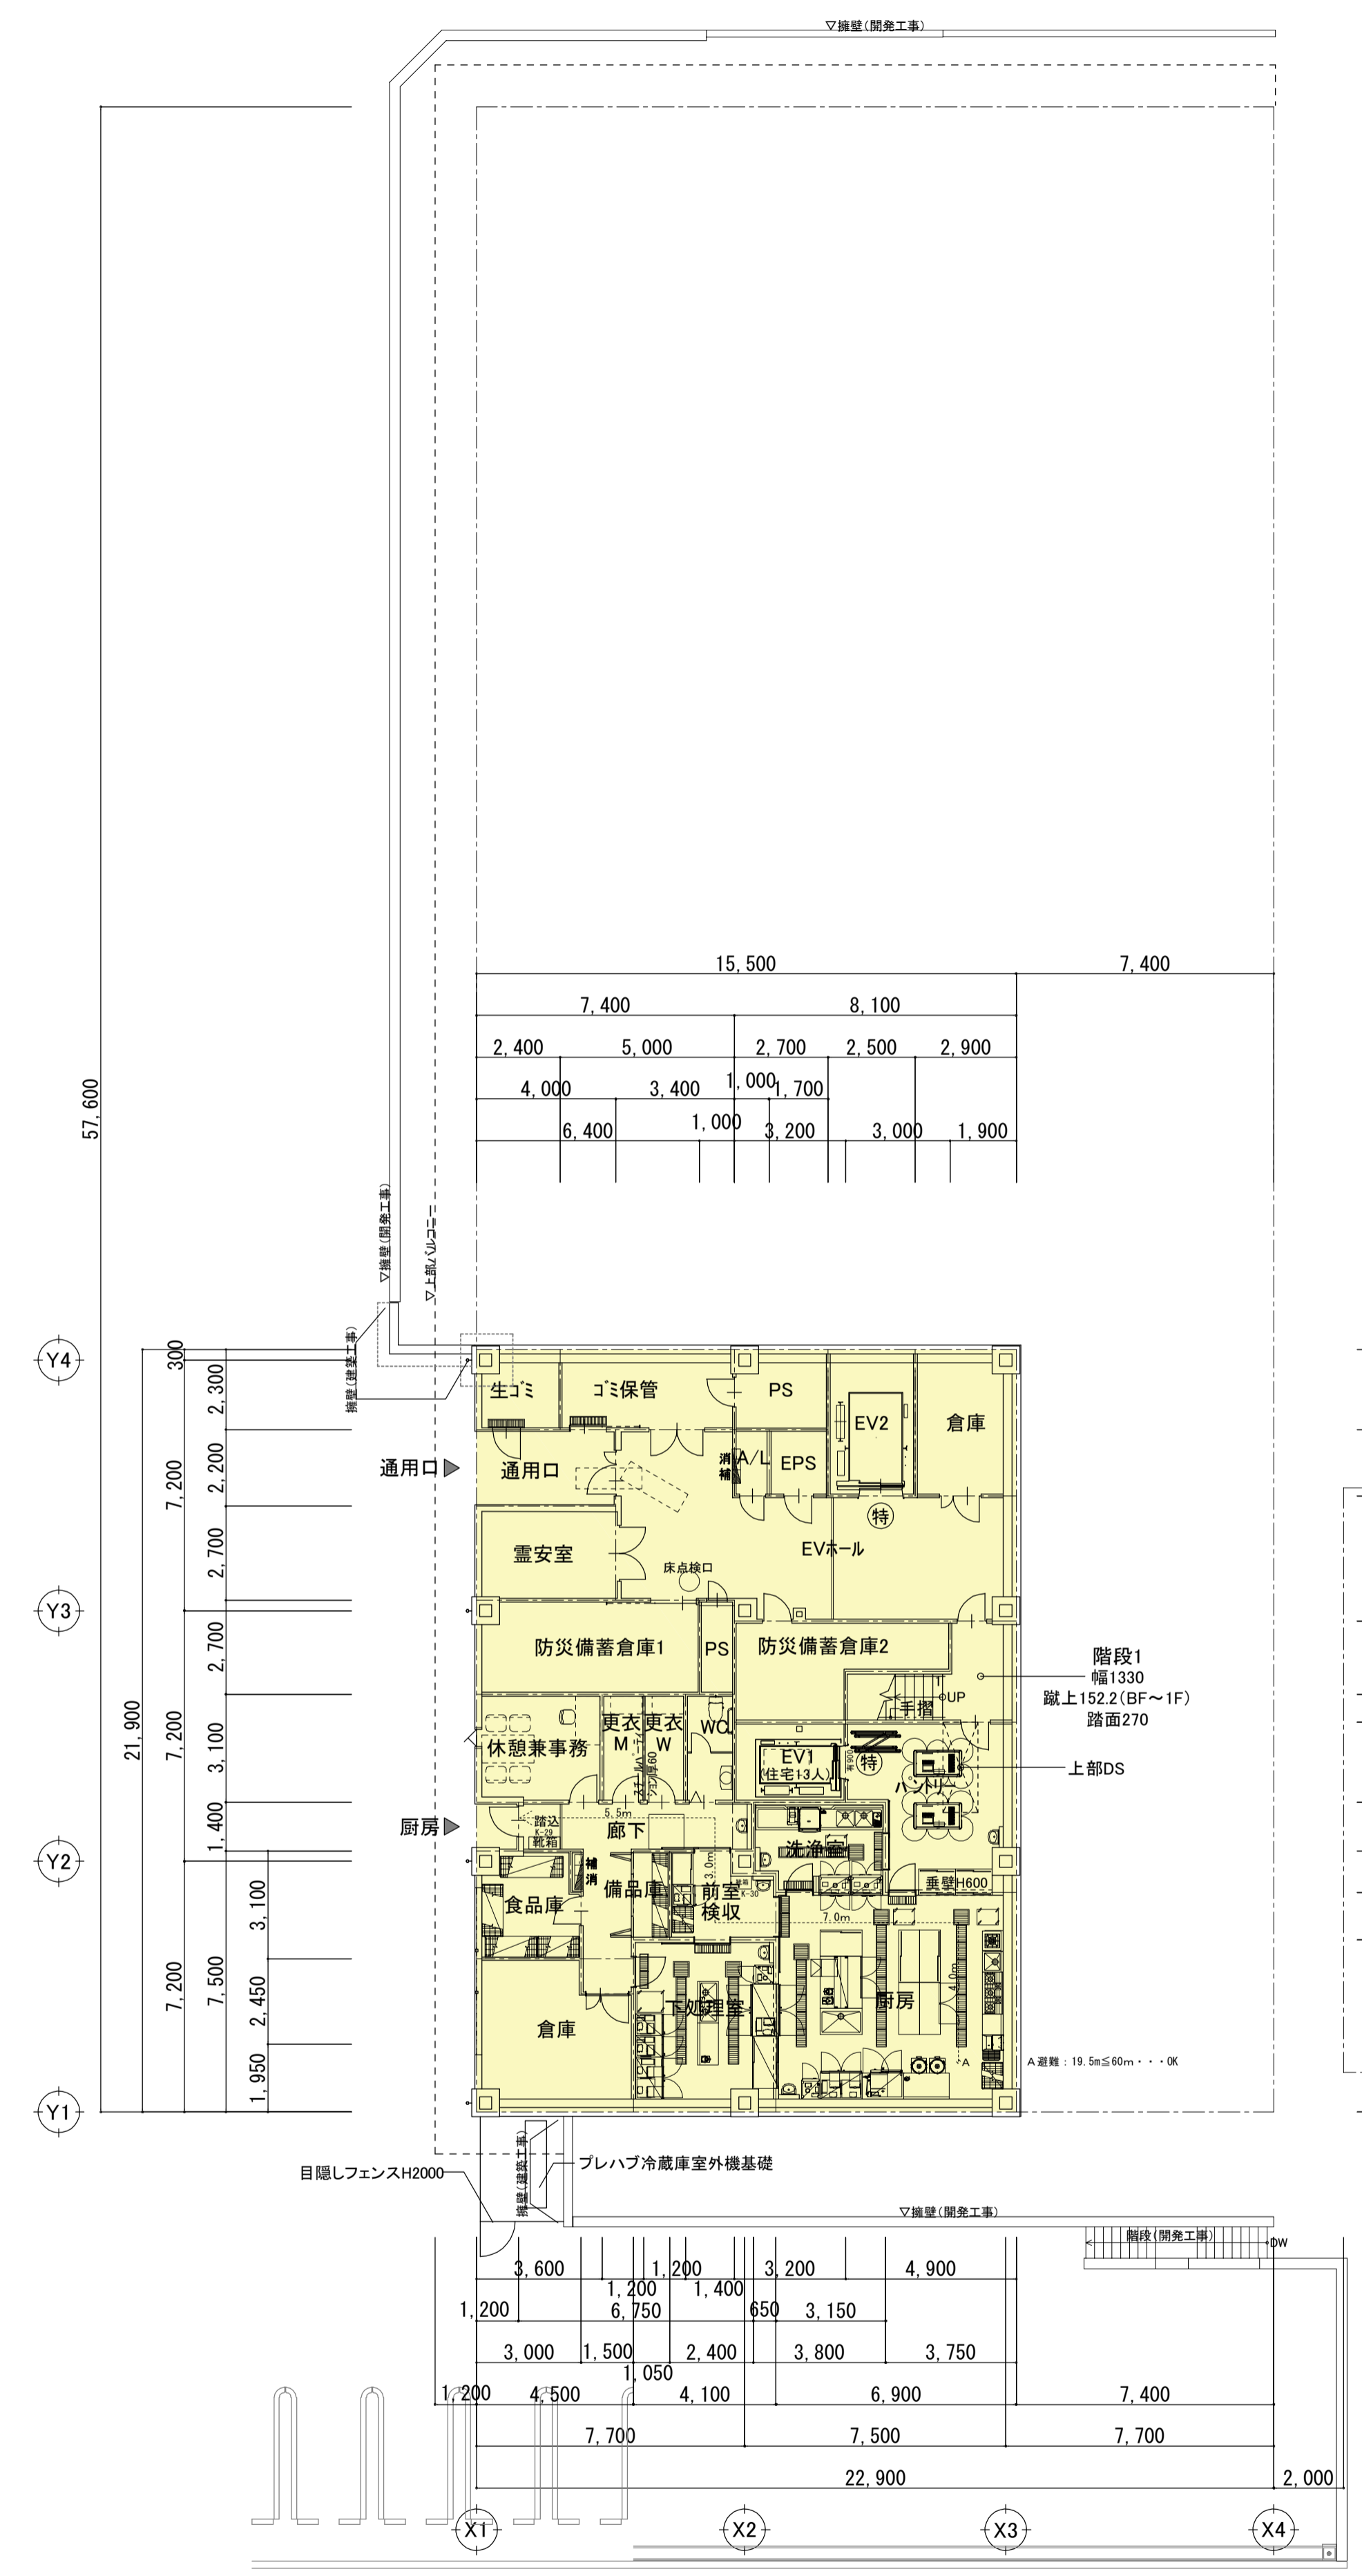

訂正事項	年月日	担当	大和リース株式会社 三重支店 一級建築士事務所 一級建築士事務所 三重県知事登録第1-805号	代表となる設計者 大和リース株式会社 三重支店 一級建築士 大臣登録第335745号 田中 孝幸	工事名称 (仮称) 多世代共生型施設新築工事	受領印 年 月 日		
	照査	担当					図面名称	縮尺
	田中	田中					B 1階平面図	A1:1/150 A3:1/300
							作成年月日	依頼番号
				2021. 12. 31	-	A-37		